


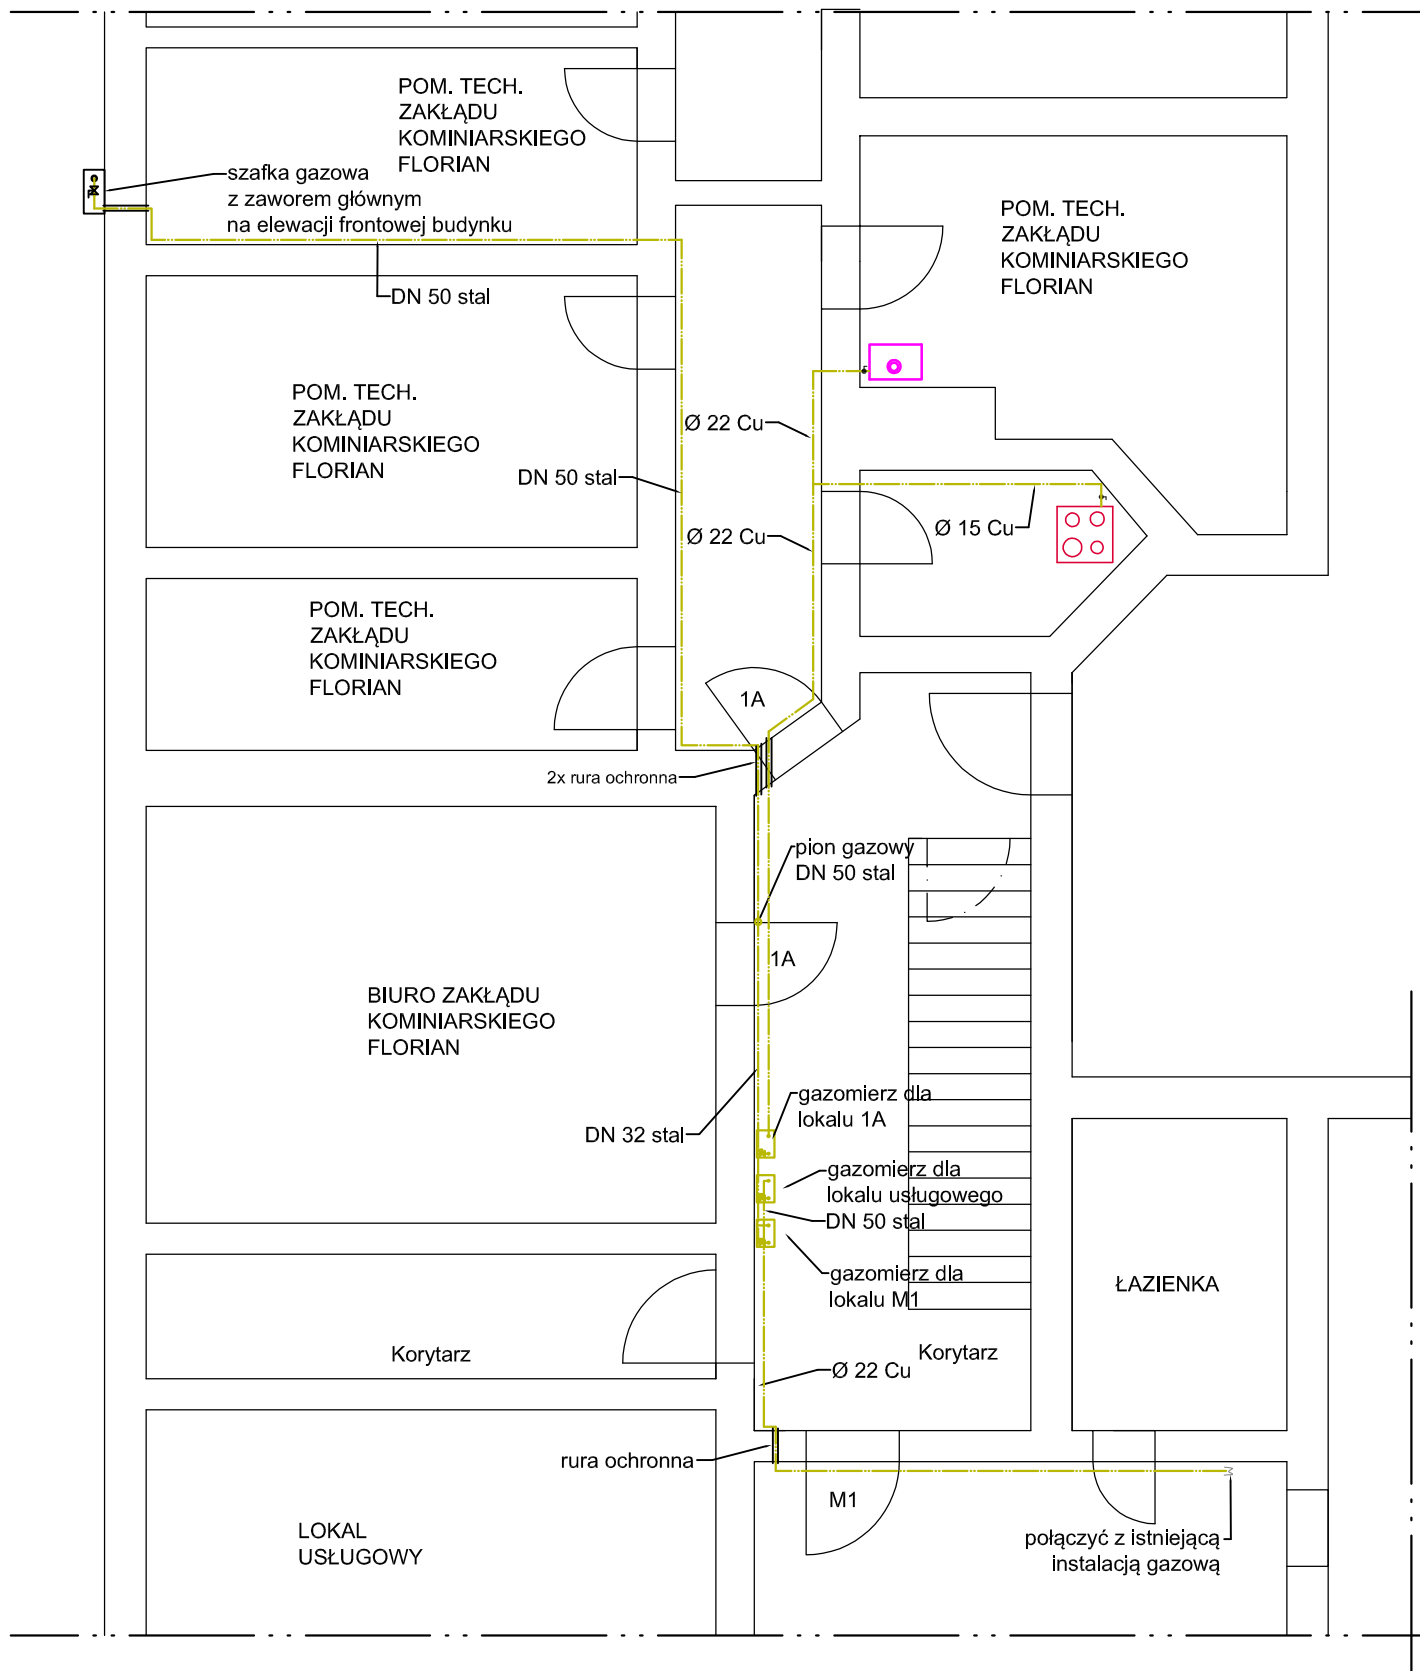

Legenda:

— projektowana instalacja gazowa

Uwagi:

- otwory pod przebiecia przez ścianę należy wykonać o 3cm większe od średnicy rury osłonowej
- przy przejściach przez ściany nośne i działowe stosować tuleje ochronne
- wszystkie gazomierze montowane na listwach montażowych w szafkach gazowych na wysokości max. 1,8m nad podłogą.

 KAPINUS		PROJEKTY BUDOWLANE KIEROWANIE ROBOTAMI NADZÓR ZASTĘPCZY			
www.kapinus.pl biuro@kapinus.pl tel.: +48608744059 +48664780376 ul. Wrocławska 140 58-306 Wałbrzych (obok stacji LOTOS)					
Investor: Wspólnota Mieszkaniowa ul. Psie Pole 6, 58-301 Wałbrzych.		Obiekt: Budynek mieszkalny, ul. Psie Pole 6, 58-301 Wałbrzych dz. nr 235/1, obręb 26 Nowe Miasto			
Temat: Wykonanie instalacji gazowej w budynku mieszkalnym		Stadium: PB	Branża: S	Arkusz: A3	Data: 12.2018
Sprawił: mgr inż. Mirosław Kociumbas Upr. nr 245/02/DU/W		Tytuł rysunku: Rzut parteru - instalacji gazowej (stan projektowany)			Skala: 1:50
Rysował: mgr inż. Piotr Kopinowski					Nr rys. 1/S
Asystował: mgr inż. Joanna Mandzyn					