


Nazwa organu prowadzącego podstawowy zasób geodezyjny i kartograficzny	PREZYDENT MASTA WAŁBRZYCHA
Identyfikator ewidencyjny materiału zasobu	P.0265.1981.8
Nazwa materiału zasobu	mapa zasadnicza
Data wykonania kopii materiału zasobu	2025.06.04
Imię, nazwisko i podpis osoby / reprezentującej organ	KS. G. OR Dokument podpisany przez: Marcin Łukasz Plich Data: 2025.06.04 13:02:21 CEST

Układ odniesienia: PL-ETRF89, układ wsp. płaskich: PL-2000 strefa 5 (15°), układ wys.: PL-EVRF-2007-NH

MAPA ZASADNICZA
SKALA 1:500
Sekcje mapy: 5.141.32.12.1.4

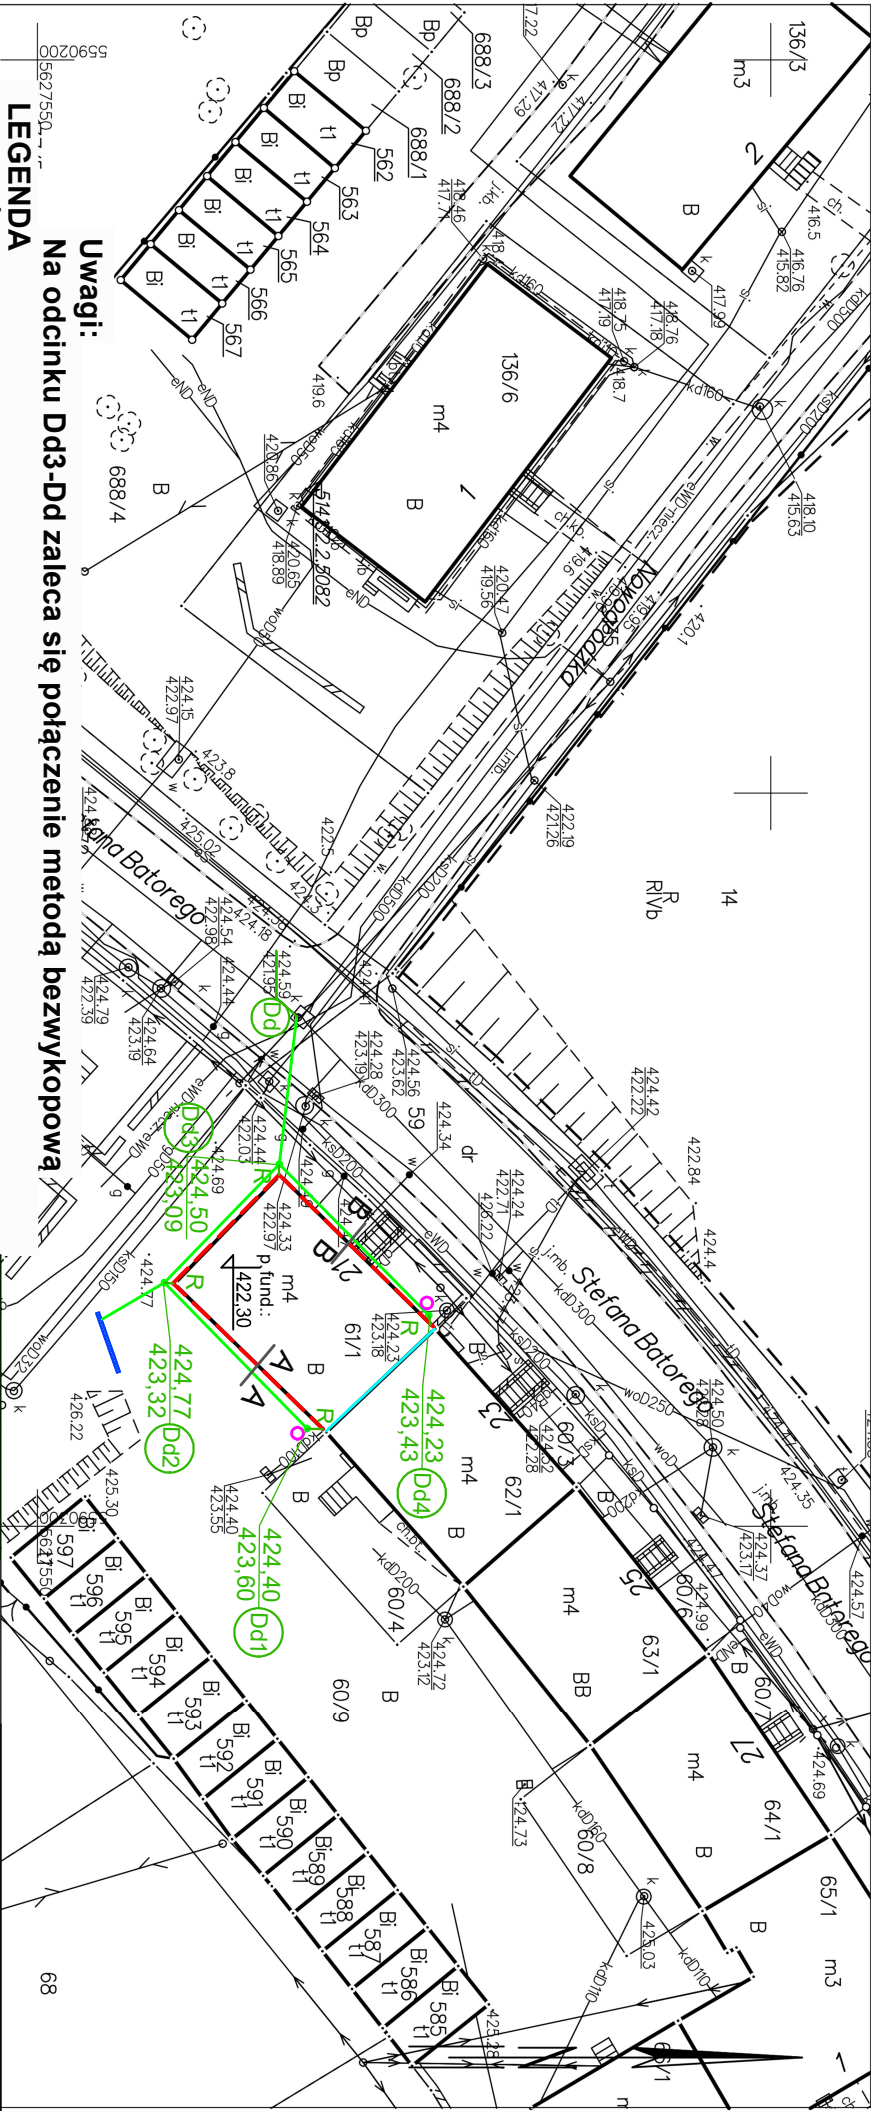

Uwagi:
Na odcinku Dd3-Dd zaleca się połączenie metodą bezwypokopową

LEGENDA

--- Ściany fundamentowe na których projektuje się izolację przeciwilgociową pionową wg schematu 4/S

--- Projektowana kanalizacja z rur kanalizacyjnych PVC-U Ø160mm

Dd Istniejąca studnia deszczowa na połączeniu sieci KDØ300 i KDØ500 na działce 172

Dd1 obręb 21 Nowe Miasto (droga gminna)

Dd4 Projektowane studzienki burzowe z tworzywa sztucznego Ø425mm z wiazem klasy B125

--- Wykonanie iniekcji krystalicznej

--- Odwodnienie liniowe 12x10cm, dł. 3m zakończone kratką żeliwną B125

--- Zbiornik przelewowy na wodę deszczową - Amfora 650dm³, ujednolicony z kolorem elewacji

KAPINUS PROJEKT BUDOWLANO-KONSTRUKCYJNO-MONTAŻOWY ul. Wierzbowa 150, 58-306 Wałbrzych, tel. +48 71 430 08 34, fax +48 71 430 08 35				Inwestor: Wspólnota Mieszkaniowa przy ul. Batorskiego 21 w Wałbrzychu 58-300 Wałbrzych			
Temat: Izolacja pionowa i odwodnienie budynku				Objekt: Budynek Mieszkalny Wielorodzinny, ul. Batorskiego 21, 58-300 Wałbrzych dz. nr 61/1.60/9, 172(0/1), 39(0/1) obręb 21 Nowe Miasto			
Projektował: mgr inż. Mirosław Kocumbas Upr. nr 245/02/DUW w specjalności instalacji sanitarnych		Stadium: Branża: Arkusz Data: PB S A4 07.2025		Tytuł rysunku: Projekt Zagospodarowania Terenu		Skala: 1:500 Nr rys. I/S	
Asystował: mgr inż. Piotr Kopinowski							
Asystował: mgr inż. Joanna Mandzyn							