


Piwnica

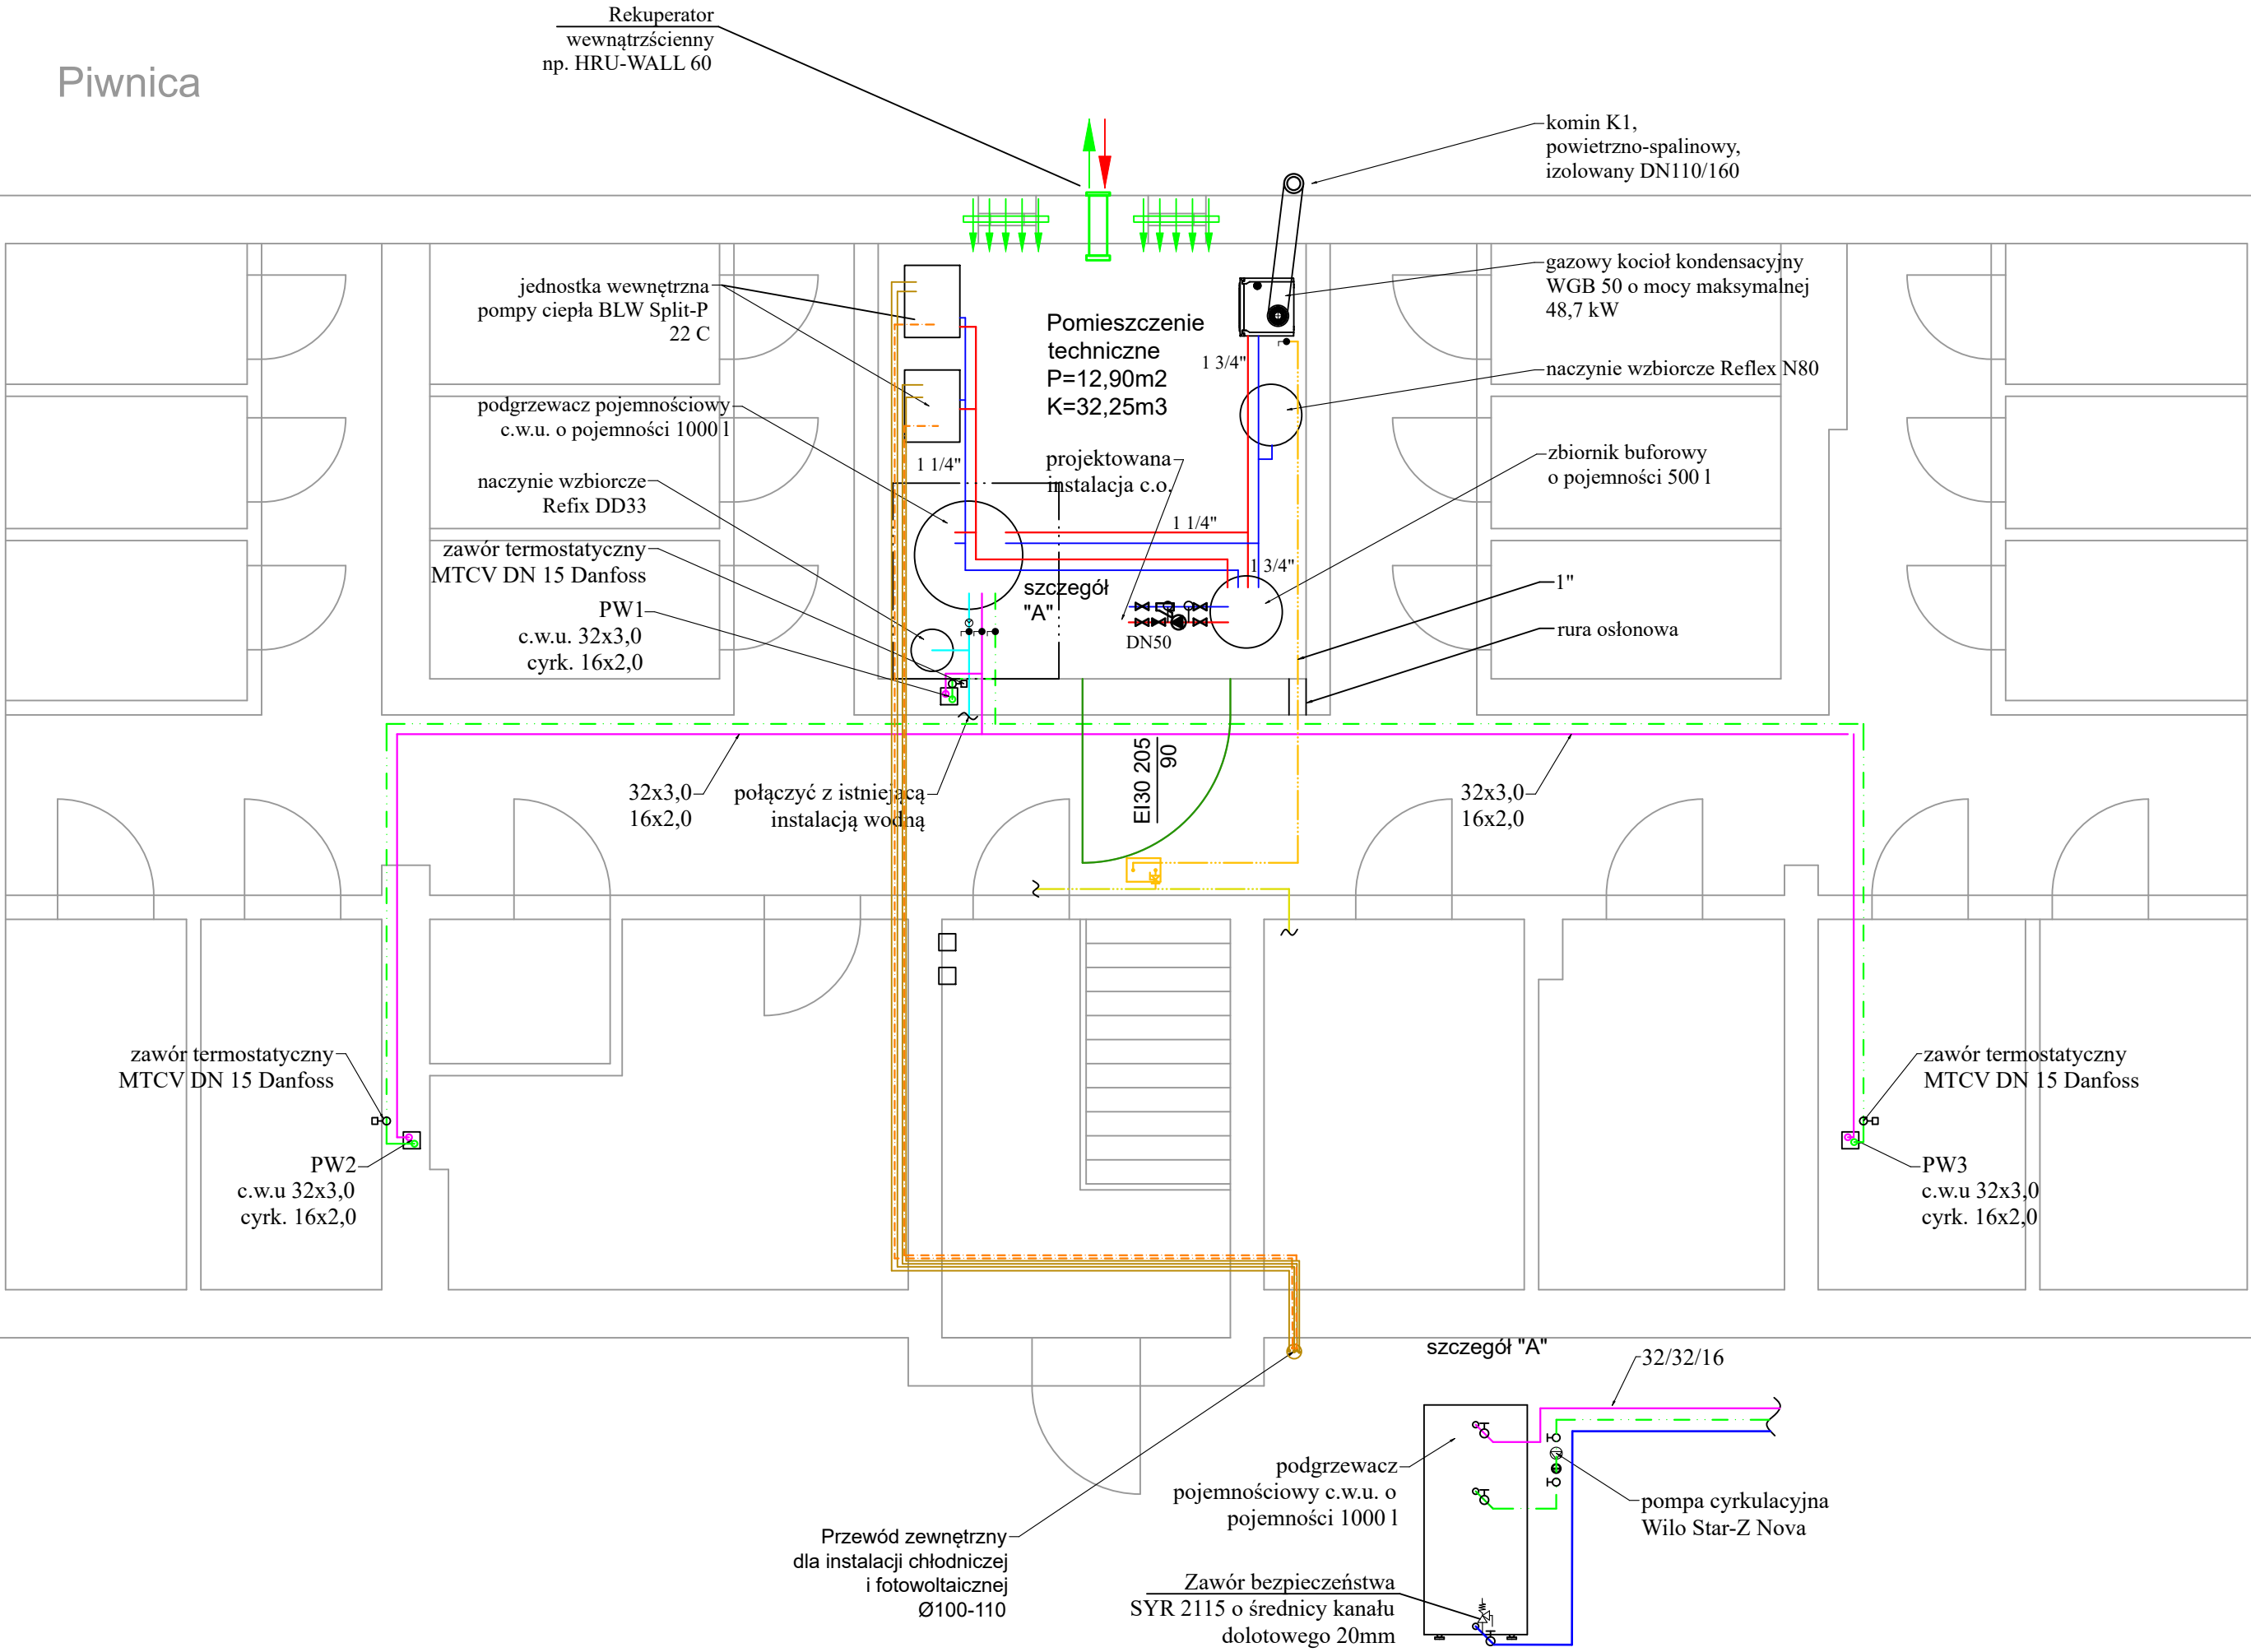

Legenda:


- projektowana instalacja c.w.u.
- projektowana instalacja wody zimnej
- projektowana instalacja cyrkulacyjna
- zasilanie instalacji c.o.
- powrót instalacji c.o.
- istniejąca instalacja gazowa
- projektowana instalacja gazowa
- projektowany nawietrzak okienny

Typoszereg rur PEX/AL/PEX (Dz x Gś):

- 16 - 16x2,0
- 20 - 20x2,0
- 26 - 26x3,0
- 32 - 32x3,0

Uwagi:

- instalacja c.w.u. prowadzona z rur z pex pod stropem
- wszystkie przewody wodne należy zaizolować przed stratami ciepła lub kondensacji wilgoci izolacją polietylenową:
 - przewody o śr. wewn. do 22mm: gr. 20mm
 - przewody o śr. wewn. od 22 do 35mm: gr. 30mm
- izolacje - po przeprowadzonej próbie ciśnieniowej - należy założyć bez przerw i luk oraz starannie zabezpieczyć przed przesunięciem.
- otwory pod przebiecia przez ściany należy wykonać o 3cm większe od średnicy rury osłonowej
- przy przejściach przez ściany nośne i działowe stosować tuleje ochronne
- przejścia przez ściany nośne zewnętrzne należy wykonać jako szczelne
- wszystkie średnice przewodów podane na schemacie kotłowni

 KAPINUS		PROJEKTY BUDOWLANE KIEROWANIE ROBOTAMI NADZÓR ZASTĘPCZY		Inwestor: Wspólnota Mieszkaniowa, ul. Parkowa 21, 58-302 Wałbrzych		
www.kapinus.pl biuro@kapinus.pl tel.: +48608744059 +48664780376 ul. Wrocławska 140 58-306 Wałbrzych (obok stacji LOTOS)						
Temat: Przebudowa instalacji c.o. i c.w.u. wraz z montażem instalacji fotowoltaicznej i powietrznej pompy ciepła wspomaganej kotłem gazowym.			Obiekt: Budynek mieszkalny , ul. Parkowa 21, 59-302 Wałbrzych			
Projektował: mgr inż. Mirosław Kociumbas Upr. nr 245/02/DUW w specjalności instalacji sanitarnych			Stadium: PB	Branża: S	Arkusz 297x560	Data: 04.2024
Asystował: mgr inż. Piotr Kopinowski			Tytuł rysunku: Rzut piwnicy- instalacja c.w.u. oraz gazowa			Skala: 1:50
Asystował: mgr inż. Daria Skowrońska						Nr rys. 8/S