


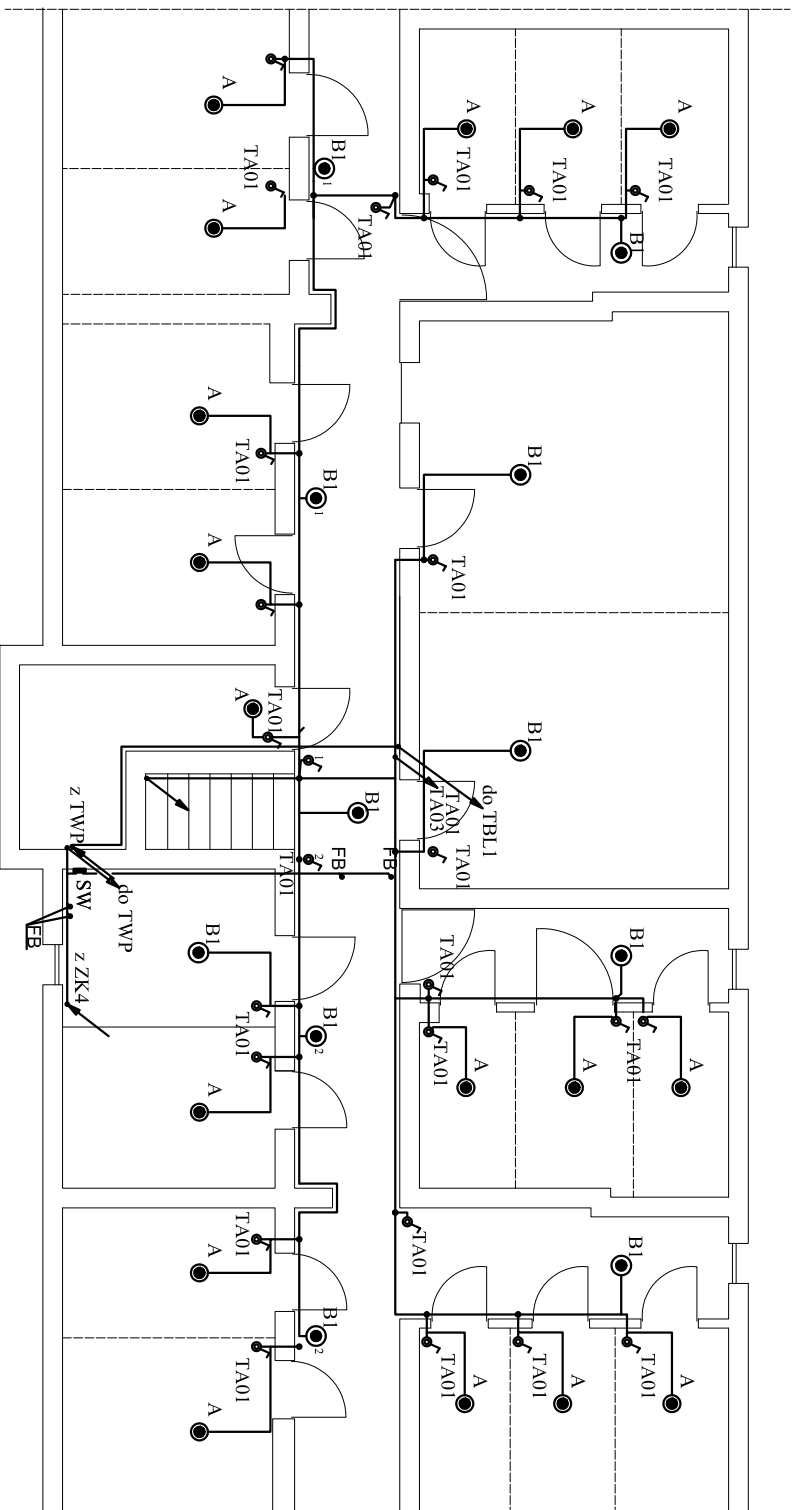

Legenda:

ZK4 - istniejące złącze kablowe

TWP - projektowana tablica z wyłącznikiem głównym klatki nr 21

"TA01" - oznaczenie punktu zasilenia /numeru obwodu elektrycznego

A - oprawa nastropowa np. KANLO IP44 ze źródłem led 8W

(strumień świetlny źródła 580lm)

B1 - oprawa nastropowa np. TOKAR IP44, ze źródłem led 12W

(strumień świetlny źródła 900lm)

• - łącznik n/t 1-biegunowy IP44

• - puszka rozgałęźna IP44

SW - szyna wyrównania potencjałów

FB - połączenia wyrównawcze

Uwaga:

Szczegóły wykonania instalacji elektrycznej w części opisowej projektu.

Inwestor: Wspólnota Mieszkańców ul. Parkowa 21 w Walbrzychu		Obiekt: Budynek mieszkalny wielorodzinny ul. Parkowa 21 w Walbrzychu działka nr 57/9; obręb nr 20 Stary Zdrój	
Temat: Przebudowa instalacji elektrycznej w częściach wspólnych budynku		Stan: P.B.	Bransz: EL
Projektant: Kazimierz Bieleński		Nazwa rysunku: PLAN	
Nr uprawnień: UAN VI-F/3/65/89		Instalacji Elektrycznej	
Asystent: Janusz Kozmowski		Rzut piwnic	
Nr uprawnień: UAN V 7323/3/23/94		Skala: 1:100	
		Nr rys. E3	
		Nr str. 12	