


klatka schodowa - parter

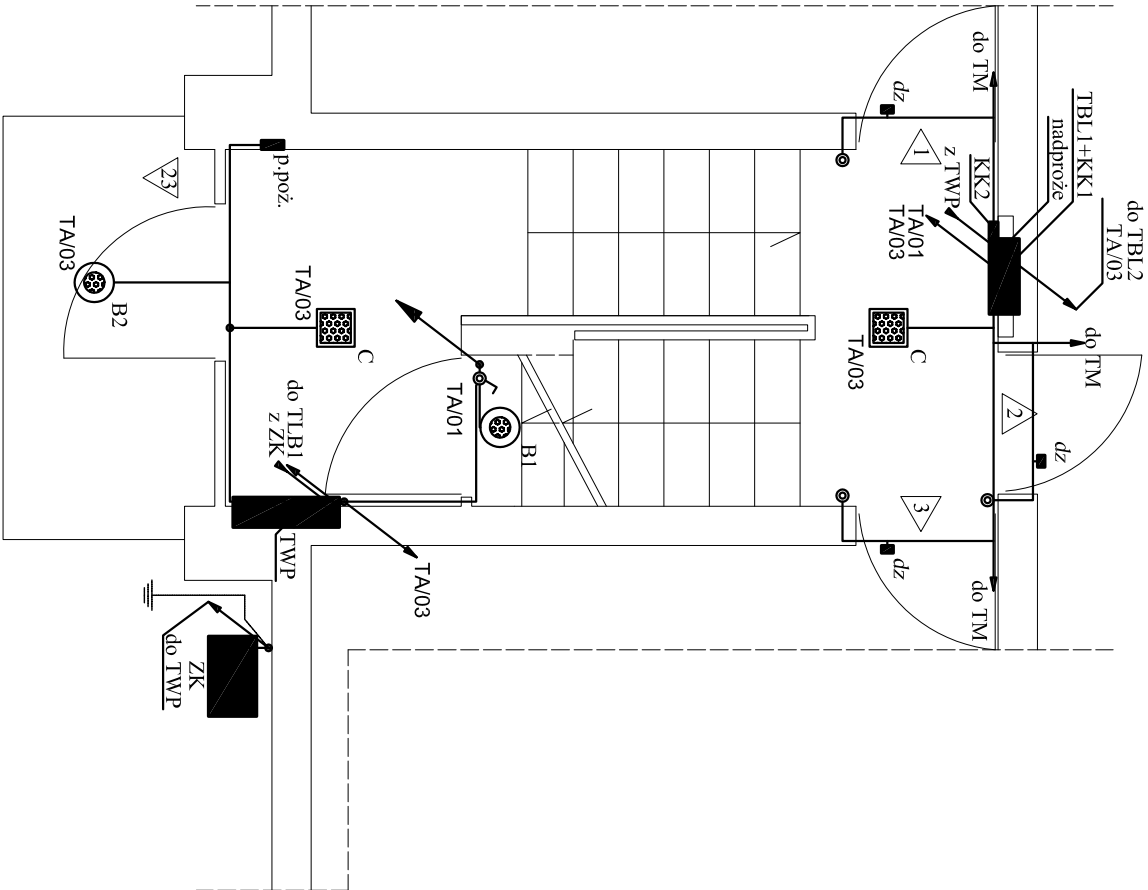

Legenda:

ZK - projektowane złącze kablowe wg odrębnego opracowania
WP - projektowana tablica z wyłącznikiem głównym klatki nr 23

p.poż. - przycisk wyzwalający wyłącznik główny

TBL1 - projektowana tablica z układami pomiarowymi części wspólnych i mieszkań nr 1-3
TBL2 - projektowane tablice licznikowa mieszkań nr 4-6

TM - istniejące tablice rozdzielcze z zabezpieczeniami obwodów odbiorczych mieszkań

KK1 - kanał kablowy instalacji elektrycznej

KK2 - kanał kablowy instalacji teletechnicznej

np "TA/01" - oznaczenie punktu zasilania /numeru obwodu elektrycznego

B1 - oprawa nastropowa np. TOK-AR IP44, ze źródłem led 12W

B2 - oprawa nastropowa np. TOK-AR IP44 z mikrofalowym czujnikiem ruchu, ze źródłem led 12W (strumień światła 900lm)

C - oprawa nastropowa np. DORIA IP20 z mikrofalowym czujnikiem ruchu i funkcją półcienia, ze źródłem led 20W (strumień światła 1600lm)

dz - dzwonek (zasilanie z TM)


☺ - przycisk "dzwonek"

⊙ - łącznik n/t 1-biegunowy IP44

Uwaga:

Szczegóły wykonania instalacji elektrycznej w części opisowej projektu.

klatka schodowa - 1p

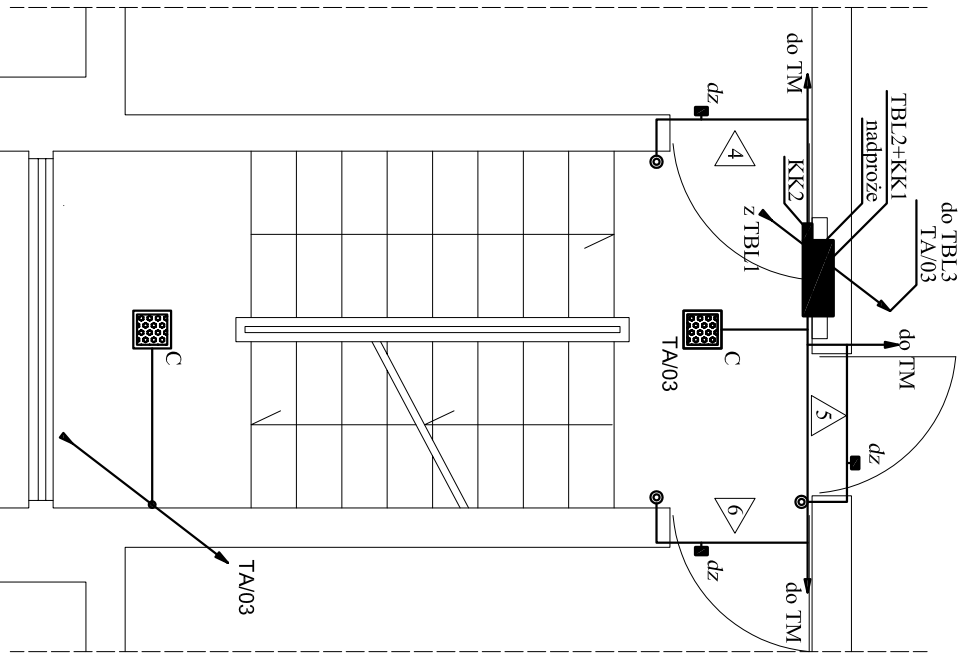

Inwestor: Wspólnota Mieszkaniowa ul. Parkowa 23 w Wąbrzychu			Obiekt: Budynek mieszkalny wielorodzinny ul. Parkowa 23 w Wąbrzychu		
Temat: Przebudowa instalacji elektrycznej w częściach wspólnych budynku			Działka nr 57/2; obręb nr 20 Stary Zdrój		
			Stan: P.B.	Bransz: EL	Data: 21/10/2019
Projektant: Kaziński Bielski			Nazwa rysunku: PLAN INSTALACJI ELEKTRYCZNEJ Rzut klatki schodowej poziom parteru i 1p		
Nr uprawnień: UAN V/413/85/89			Skala: 1:50		
Asystent: Janusz Kozmowski			Nr rys.: E4		
Nr uprawnień: UAN V 7323/3/23/94			Nr str.: 14		