


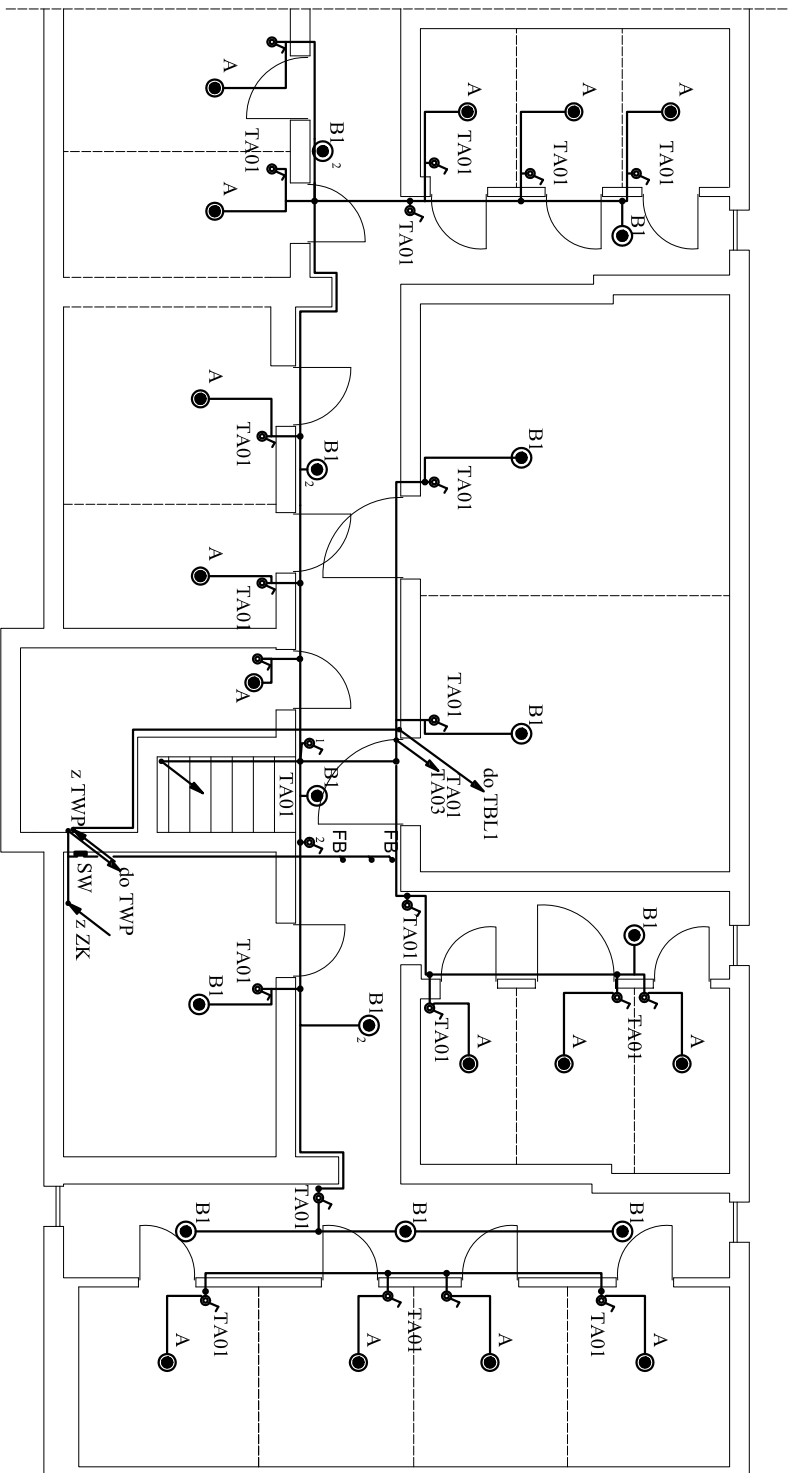

# Legenda:

ZK - istniejące złącze kablowe

TWP - istniejąca tablica z wyłącznikiem głównym klatki nr 23

"TA01" - oznaczenie punktu zasilania /numeru obwodu elektrycznego

A - oprawa nastropowa np. KANLO IP44 ze źródłem led 8W

(strumień świetlny źródła 580lm)

B1 - oprawa nastropowa np. TOKAR IP44, ze źródłem led 12W

(strumień świetlny źródła 900lm)

• - łącznik n/t 1-biegunowy IP44

SW - szyna wyrównania potencjałów

FB - połączenia wyrównawcze

## Uwaga:

Szczegóły wykonania instalacji elektrycznej w części opisowej projektu.

|                                                                            |                     |                         |                                                                                                                     |            |                  |
|----------------------------------------------------------------------------|---------------------|-------------------------|---------------------------------------------------------------------------------------------------------------------|------------|------------------|
| Inwestor: Wspólnota Mieszkańców<br>ul. Parkowa 23 w Walbrzychu             |                     |                         | Obiekt: Budynek mieszkalny wielorodzinny<br>ul. Parkowa 23 w Walbrzychu<br>działka nr 57/2, obręb nr 20 Stary Zdrój |            |                  |
| Temat: Przebudowa instalacji elektrycznej<br>w częściach wspólnych budynku |                     |                         | Stan: P.B.                                                                                                          | Bransz: EL | Data: 21/10/2019 |
| Projektant:                                                                | Kazimierz Bieleński | Nazwa rysunku: PLAN     |                                                                                                                     |            |                  |
| Nr uprawnień:                                                              | UAN VI-f/3/65/89    | INSTALACJI ELEKTRYCZNEJ |                                                                                                                     |            |                  |
| Asystent:                                                                  | Janusz Kozmowski    | Rzut piwnic             |                                                                                                                     |            |                  |
| Nr uprawnień:                                                              | UAN V 7323/3/23/94  |                         |                                                                                                                     |            |                  |
|                                                                            |                     |                         | Skala: 1:100                                                                                                        |            | Nr rys.: E3      |
|                                                                            |                     |                         |                                                                                                                     |            | Nr str.: 13      |