


**UWAGA:**

- Montować gazomierze miechowe o rozstawie 130mm oraz zawór odcinający dn25,
- Typ gazomierza uzgodni Wykonawca na etapie prowadzenia robót z Zakładem Gazowniczym w Wałbrzychu,
- Gazomierze montować na uchwycie eliminującym przenoszenie naprężeń z instalacji gazu,
- Gazomierze montować na maksymalnej wysokości 1,80m od poziomu podłogi do spodu gazomierza,
- W miejscach przejść przez przegrody budowlane stosować rury ochronne,
- Gazomierze należy montować w naściennych, stalowych, wentylowanych szafkach o wym. 400x400x250mm,
- W celu montażu gazomierzy na I i II piętrze należy przesunąć istniejący kolidujący przewód teletechniczny.
- Projektowana naścienna szafka gazowa zlokalizowana na ścianie frontowej winna mieć formę stylizowaną.

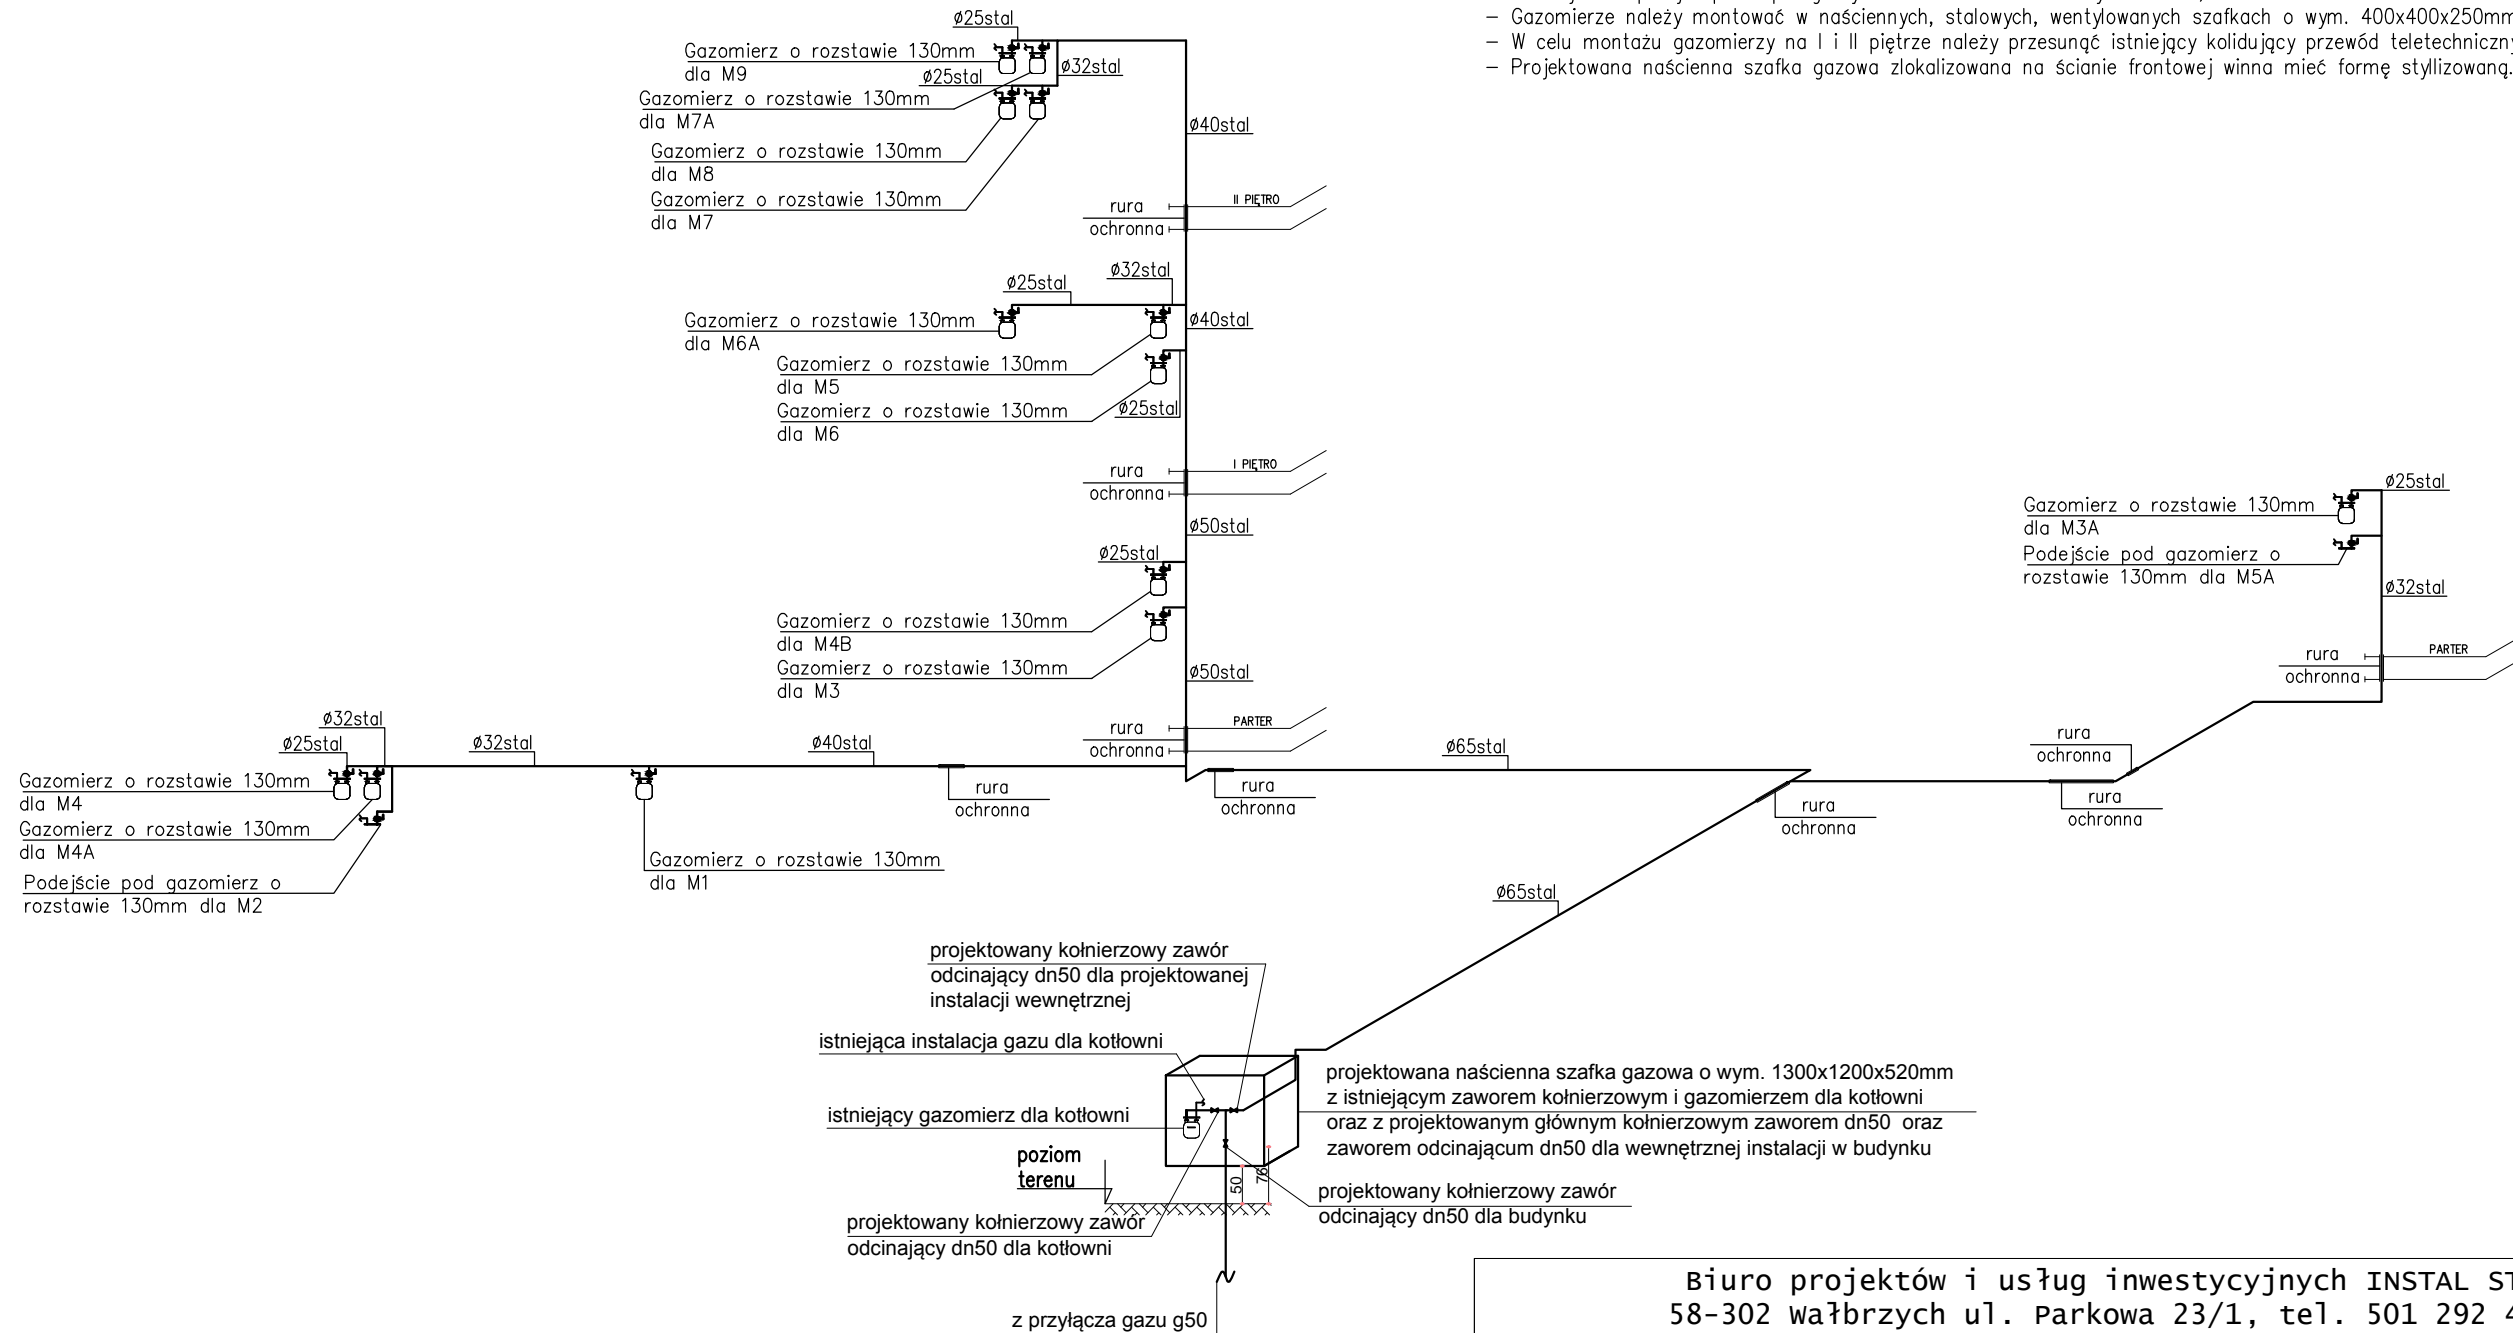

<b>Biuro projektów i usług inwestycyjnych INSTAL STD</b> 58-302 Wałbrzych ul. Parkowa 23/1, tel. 501 292 469 Biuro: ul. wysockiego 28 p.23 w Wałbrzychu			
Projektant:	mgr inż. Sylwia Tchorowska	124/DOŚ/06 DOŚ/IS/0471/06	Data: 11.07.2017
Temat:	"Przebudowa wewnętrznej instalacji gazu w częściach wspólnych w budynku mieszkalnym zlokalizowanym przy ul. Porcelanowej 6 w Wałbrzychu" dz. nr 218/6 obręb nr 6 Piaskowa Góra		Stadium: PB
Inwestor:	Wspólnota Mieszkaniowa ul. Porcelanowa 6 58-309 Wałbrzych		Skala: 1:100
Tytuł rys.:	IZOMETRIA INSTALACJI GAZU		Nr rys.: 6