


UWAGA:

- Montować gazomierze miechowe o rozstawie 130mm oraz zawór odcinający dn25,
- Typ gazomierza uzgodni Wykonawca na etapie prowadzenia robót z Zakładem Gazowniczym w Wałbrzychu,
- Gazomierze montować na uchwyty eliminującym przenoszenie naprężeń z instalacji gazu,
- Gazomierze montować na maksymalnej wysokości 1,80m od poziomu podłogi do spodu gazomierza,
- W miejscach przejść przez przegrody budowlane stosować rury ochronne,
- Gazomierze należy montować w naciennych, stalowych, wentylowanych szafkach o wym. 400x400x250mm,
- W celu montażu gazomierzy na I i II piętrze należy przesunąć istniejący kolidujący przewód teletechniczny.
- Projektowana nacienna szafka gazona zlokalizowana na ścianie frontowej winna mieć formę stylizowaną.

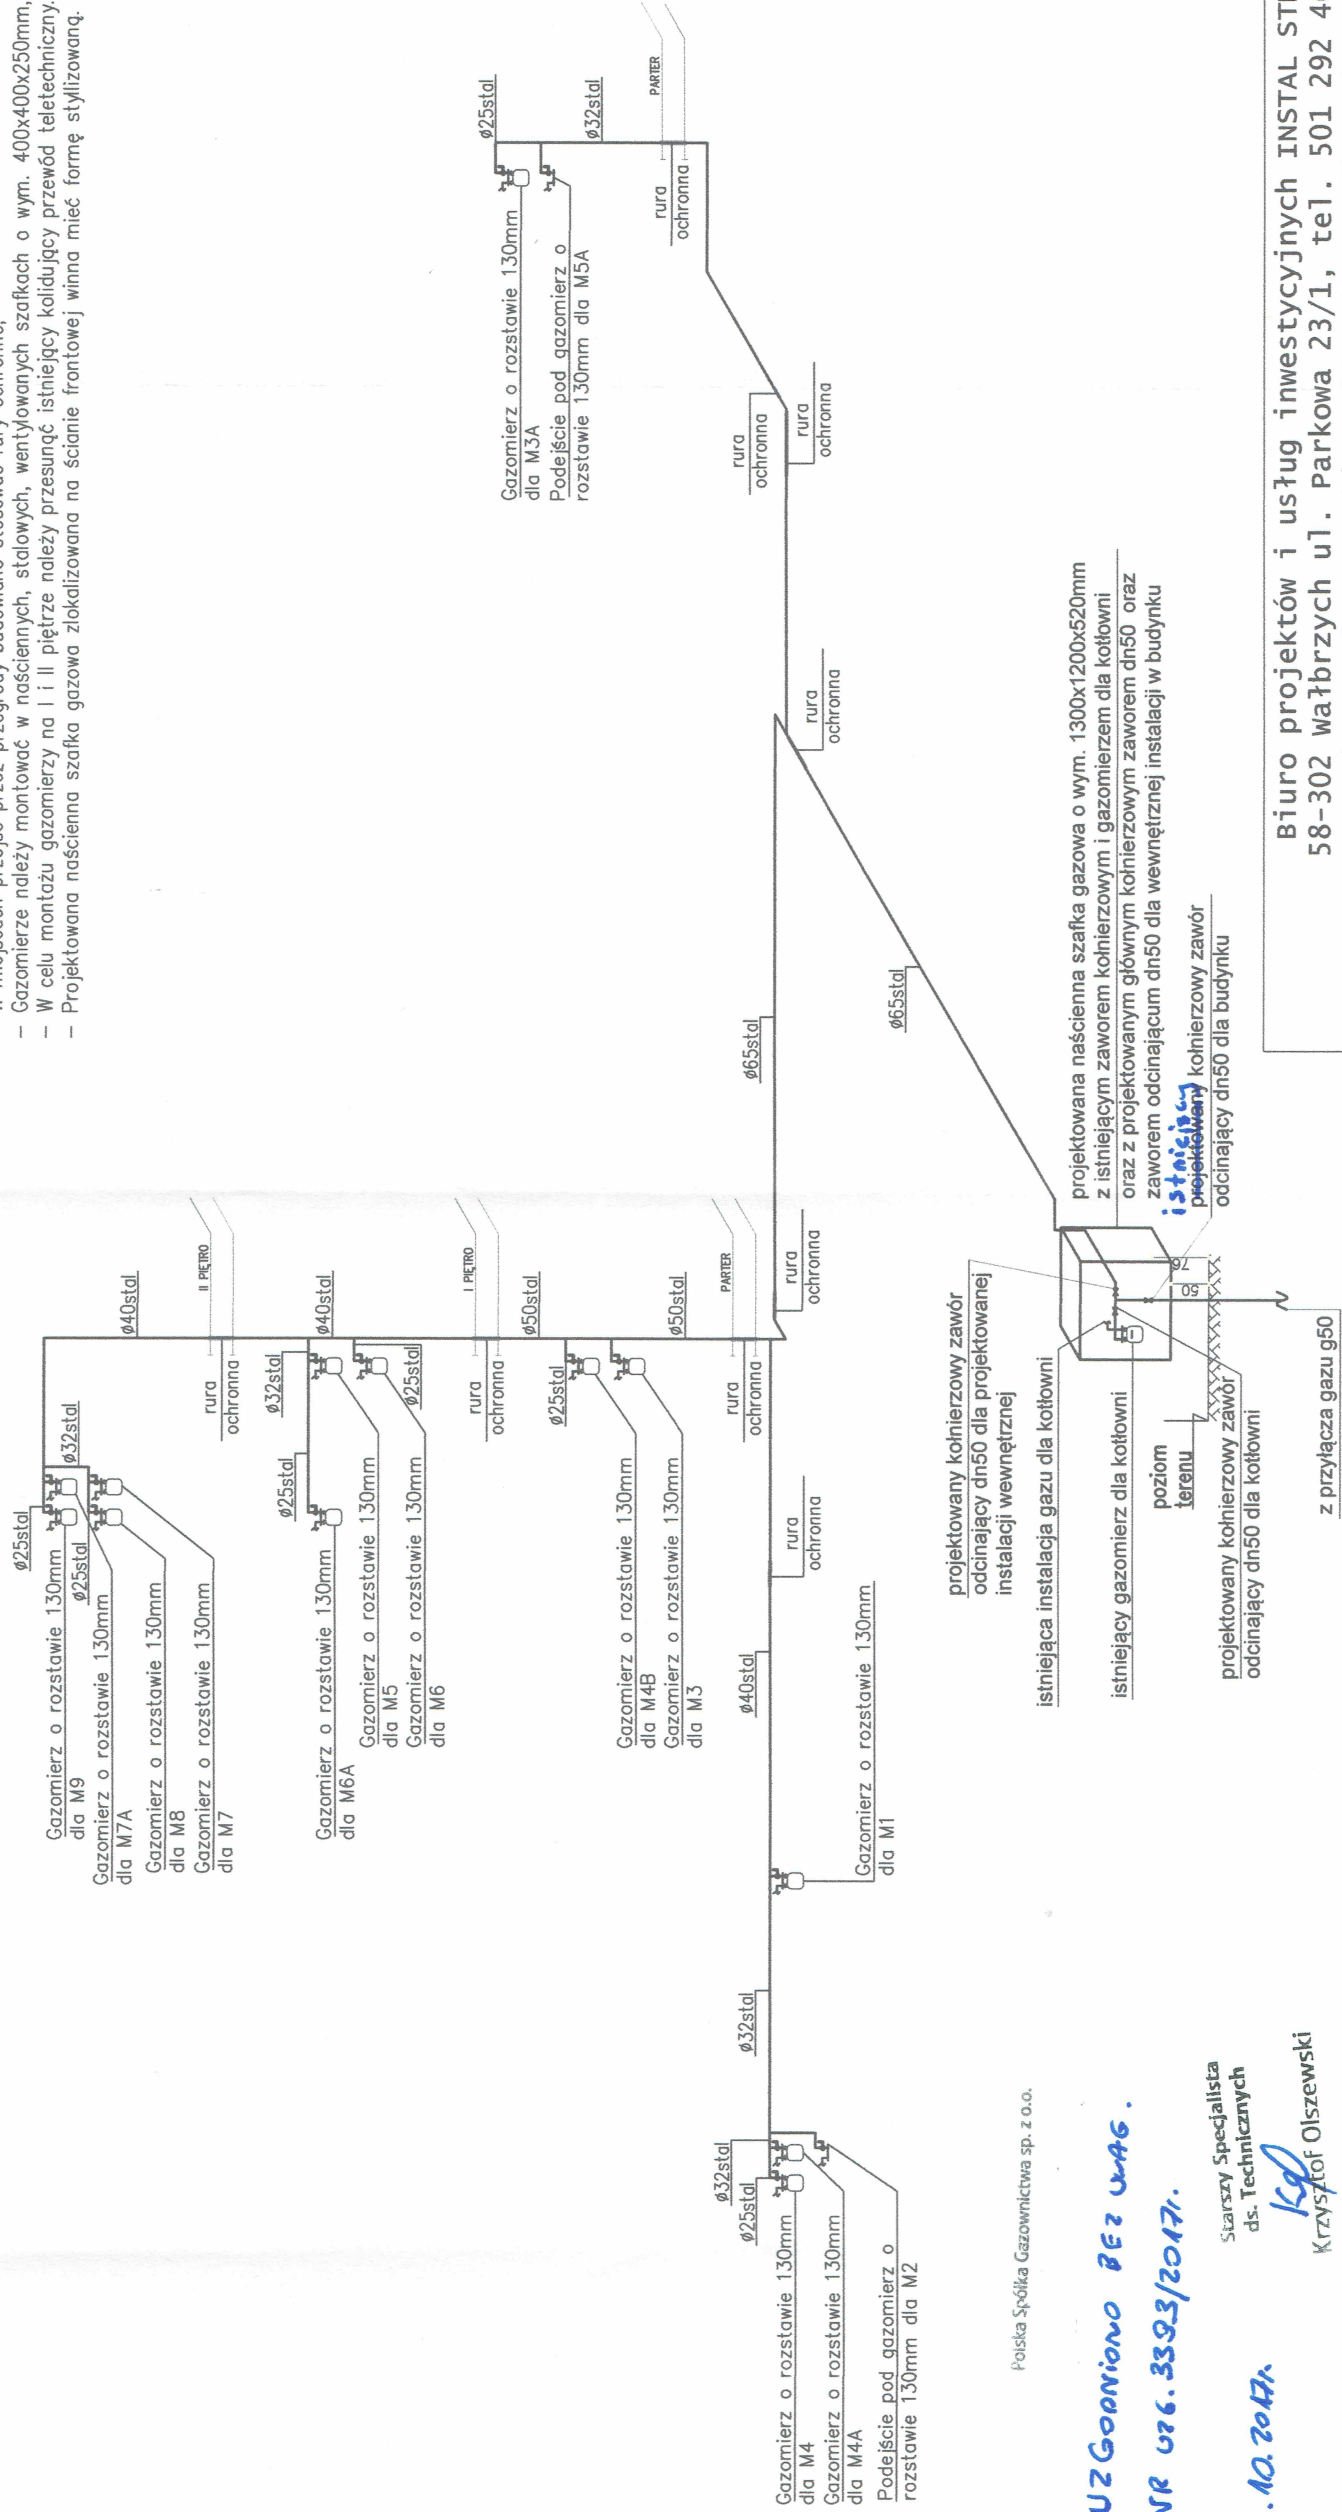

Polska Spółka Gazownictwa sp. z o.o.

UZGODNIANO BEZ UWAG.
NR 026.3393/2017.

6.10.2017.

Starszy Specjalista ds. Technicznych

Krzysztof Olszewski

Biuro projektów i usług inwestycyjnych INSTAL STD
58-302 wałbrzych ul. Parkowa 23/1, tel. 501 292 469
Biuro: ul. wysockiego 28 p.23 w Wałbrzychu

| | | | |
|-------------|---|------------------------------|---------------------|
| Projektant: | mgr inż. Sylwia Tchorowska | 124/DOŚ/06 DOŚ/IS/0471/06 | Data: 11.07.2017 |
| Temat: | "Przebudowa wewnętrznej instalacji gazu w częściach wspólnych w budynku mieszkalnym zlokalizowanym przy ul. Porcelanowej 6 w Wałbrzychu." | | |
| Inwestor: | Wspólnota Mieszkaniowa ul. Porcelanowa 6 58-309 Wałbrzych | | |
| Tytuł rys.: | IZOMETRIA INSTALACJI GAZU | | |
| | | | Stadium: PB |
| | | | Skala: 1:100 |
| | | | Nr rys.: 6 |